


가축분뇨 자원화시설 표준설계도

● 정화처리시설 ● (부 록)

■ 도면 목록표 (정화처리시설)

도면번호	도 면 명	축 척	비 고
부-100	표 지	없 음	
부-101	도면 목록표	없 음	
부-102	처리 공정도	없 음	
부-103	평면도	1/60	
부-104	단면도	1/50	
부-105	상부 배관평면도	1/60	
부-106	하부 배관평면도	1/50	
부-107	전등, 동력 전력간선설비 평면도	1/60	

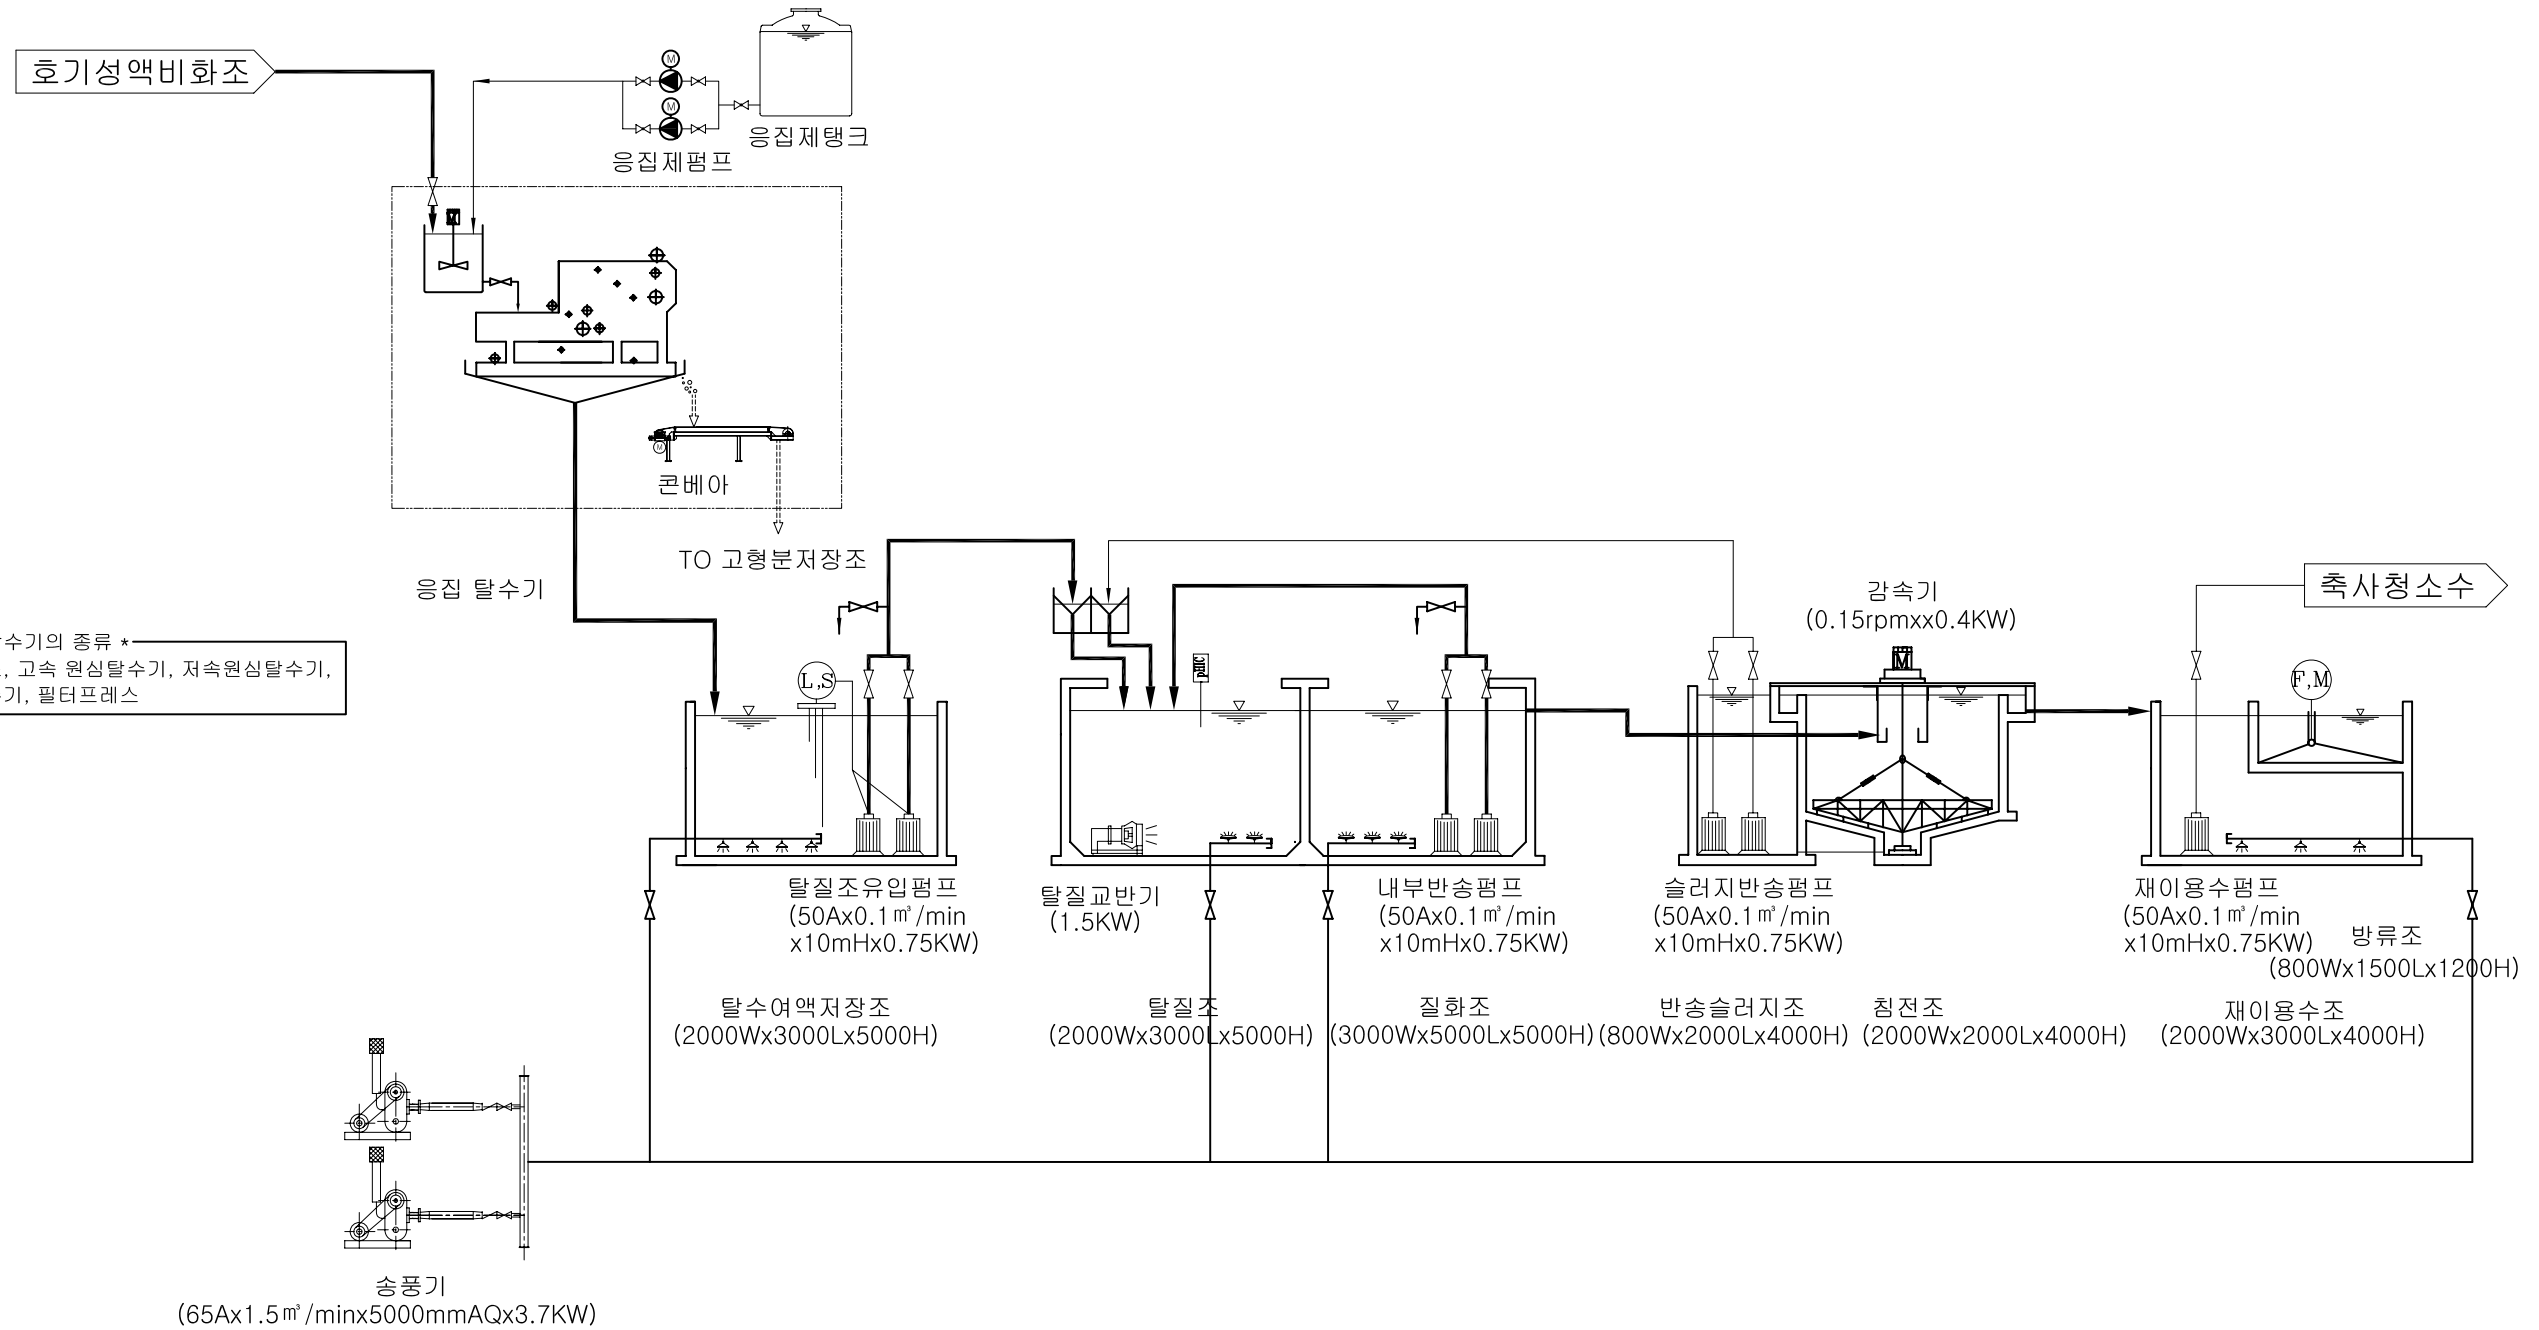


1 처리공정도 축척: 1/NONE

* 주 기 *

1. "본도면은 지하수위 GL -1,500으로 적용한 설계임."


환경부 수생태보전과-1062 (2008.8.13.)	가축분뇨 자원화시설 표준설계도	형 별 번 호	축 분 08 - 부록 (정 화처리시설)	축척 1/ 없음 일자 2008. . .	도 면 명 칭	처리공정도	도 면 번 호	부-102
---------------------------------	------------------	------------	--------------------------	--------------------------	------------	-------	------------	-------

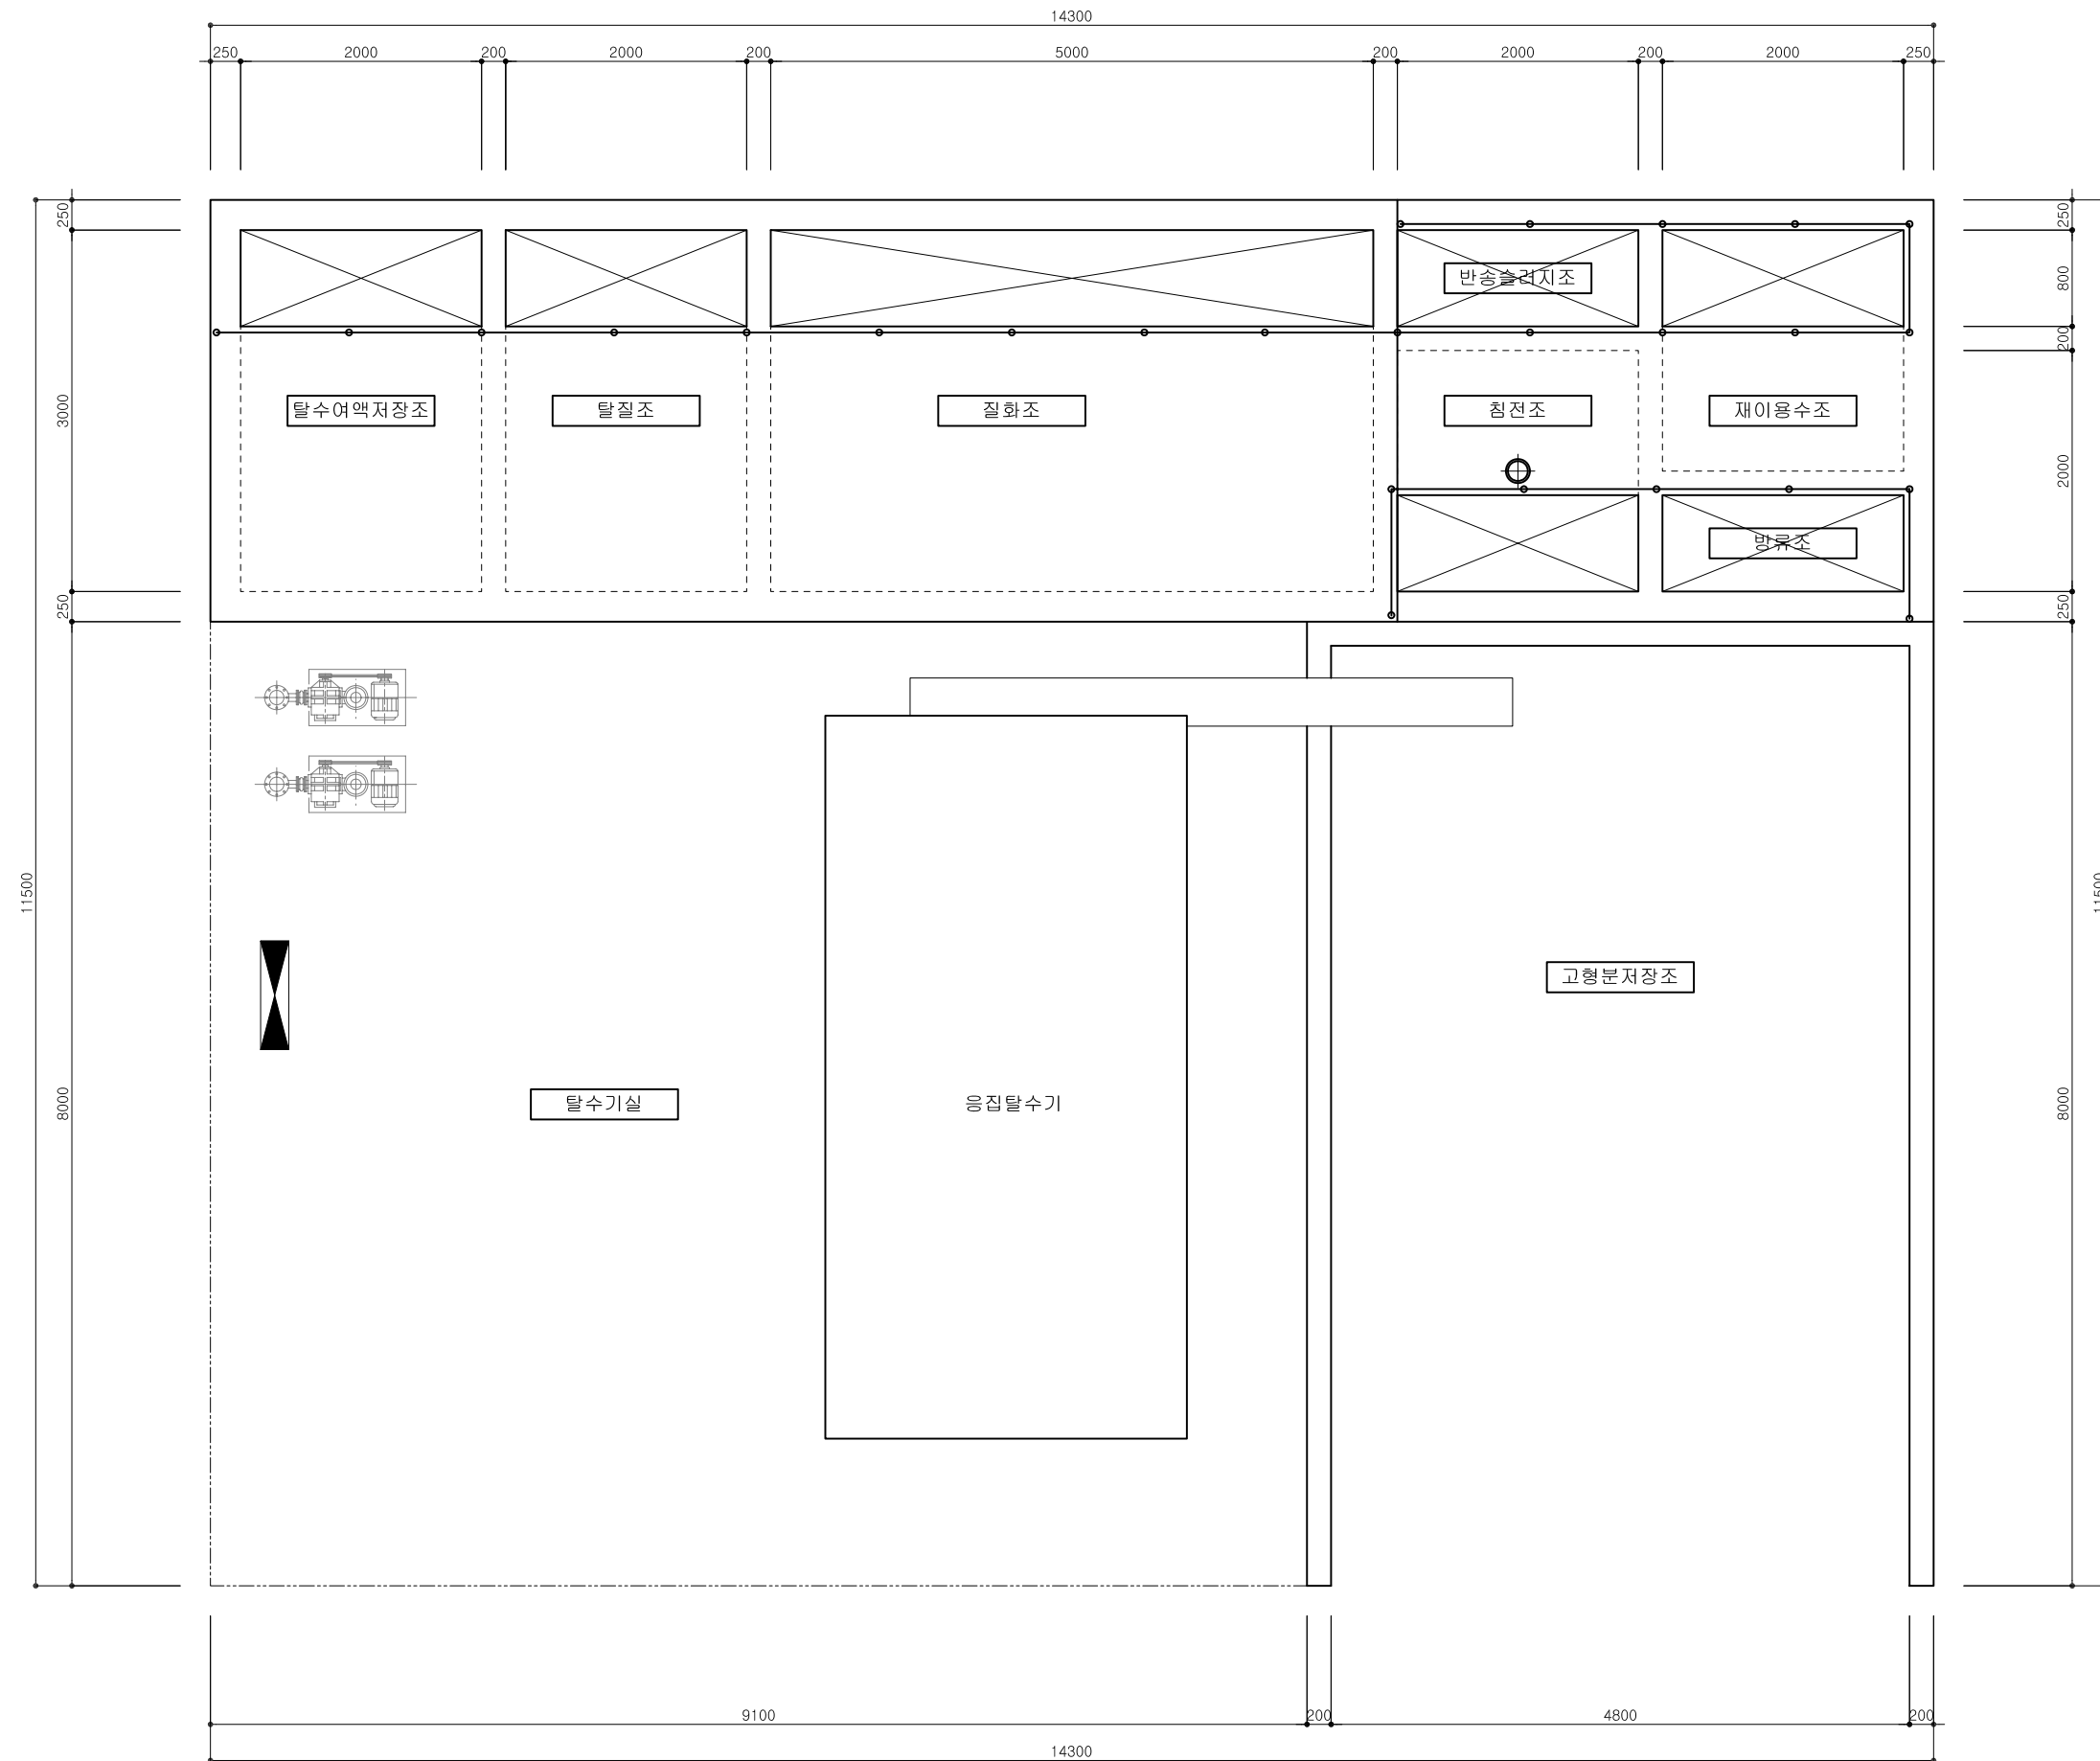

1 정화처리시설 평면도
축척: 1/60

* 주 기 *

1. "본도면은 지하수위 GL -1,500으로
적용한 설계임."

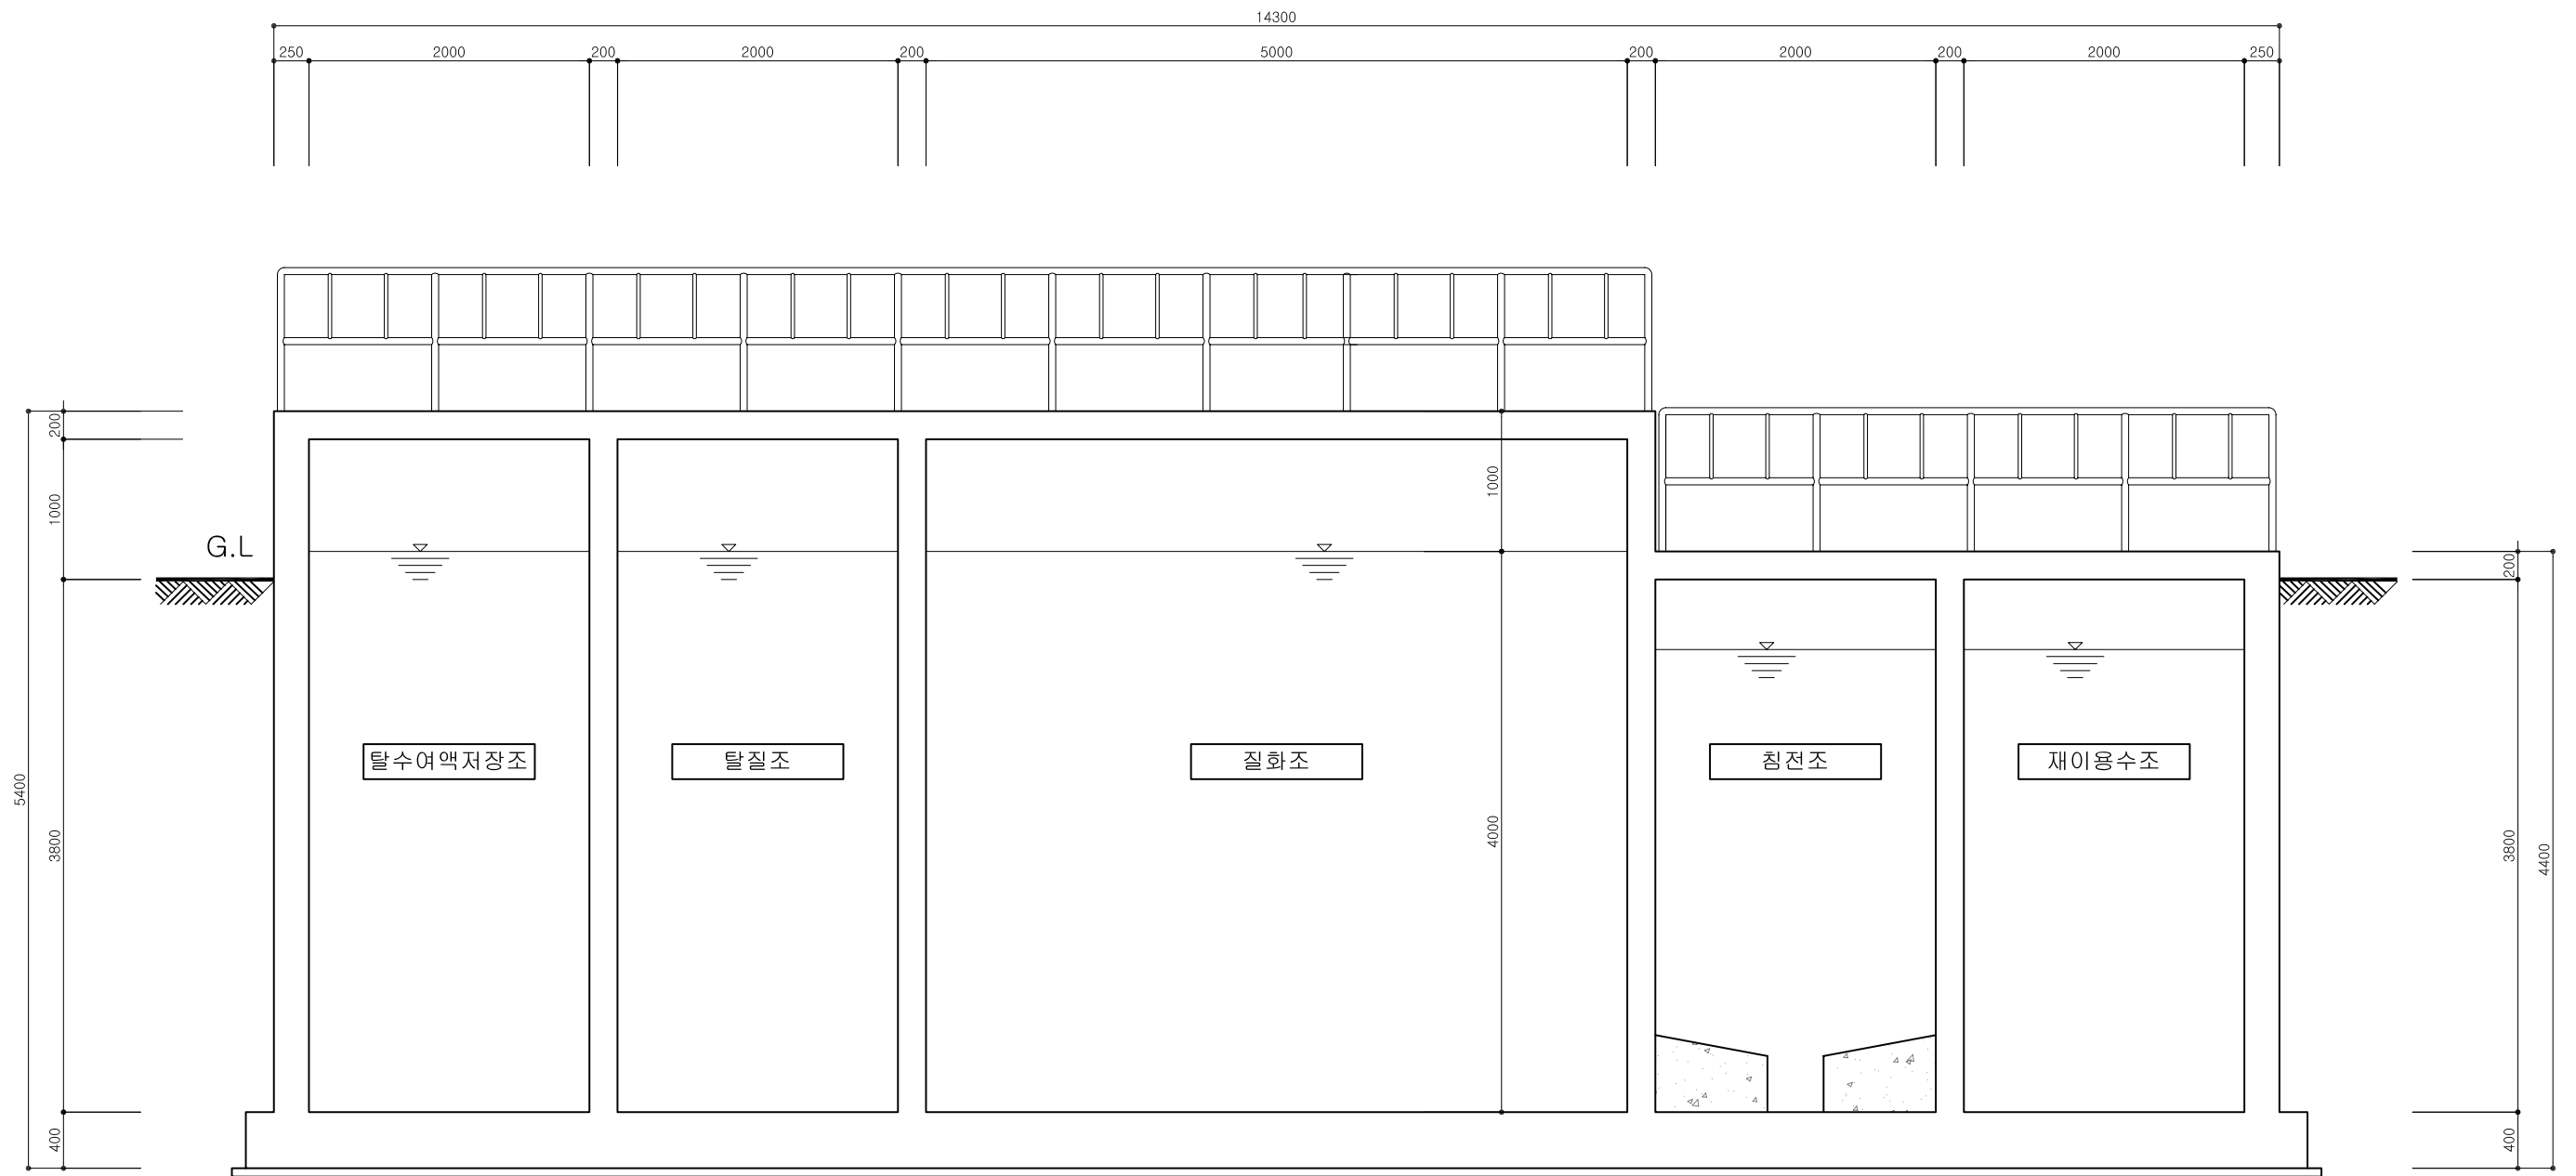


1 정화처리시설 단면도
축척: 1/50

* 주 기 *

1. "본도면은 지하수위 GL -1,500으로 적용한 설계임."

환경부 수생태보전과-1062 (2008.8.13.)	가축분뇨 자원화시설 표준설계도	형 별 번 호	축 분 08 - 부록 (정 화처리시설)	축척 1/ 50 일자 2008. . .	도 면 명 칭	단 면 도	도 면 번 호	부-104
---------------------------------	------------------	------------	--------------------------	--------------------------	------------	-------	------------	-------

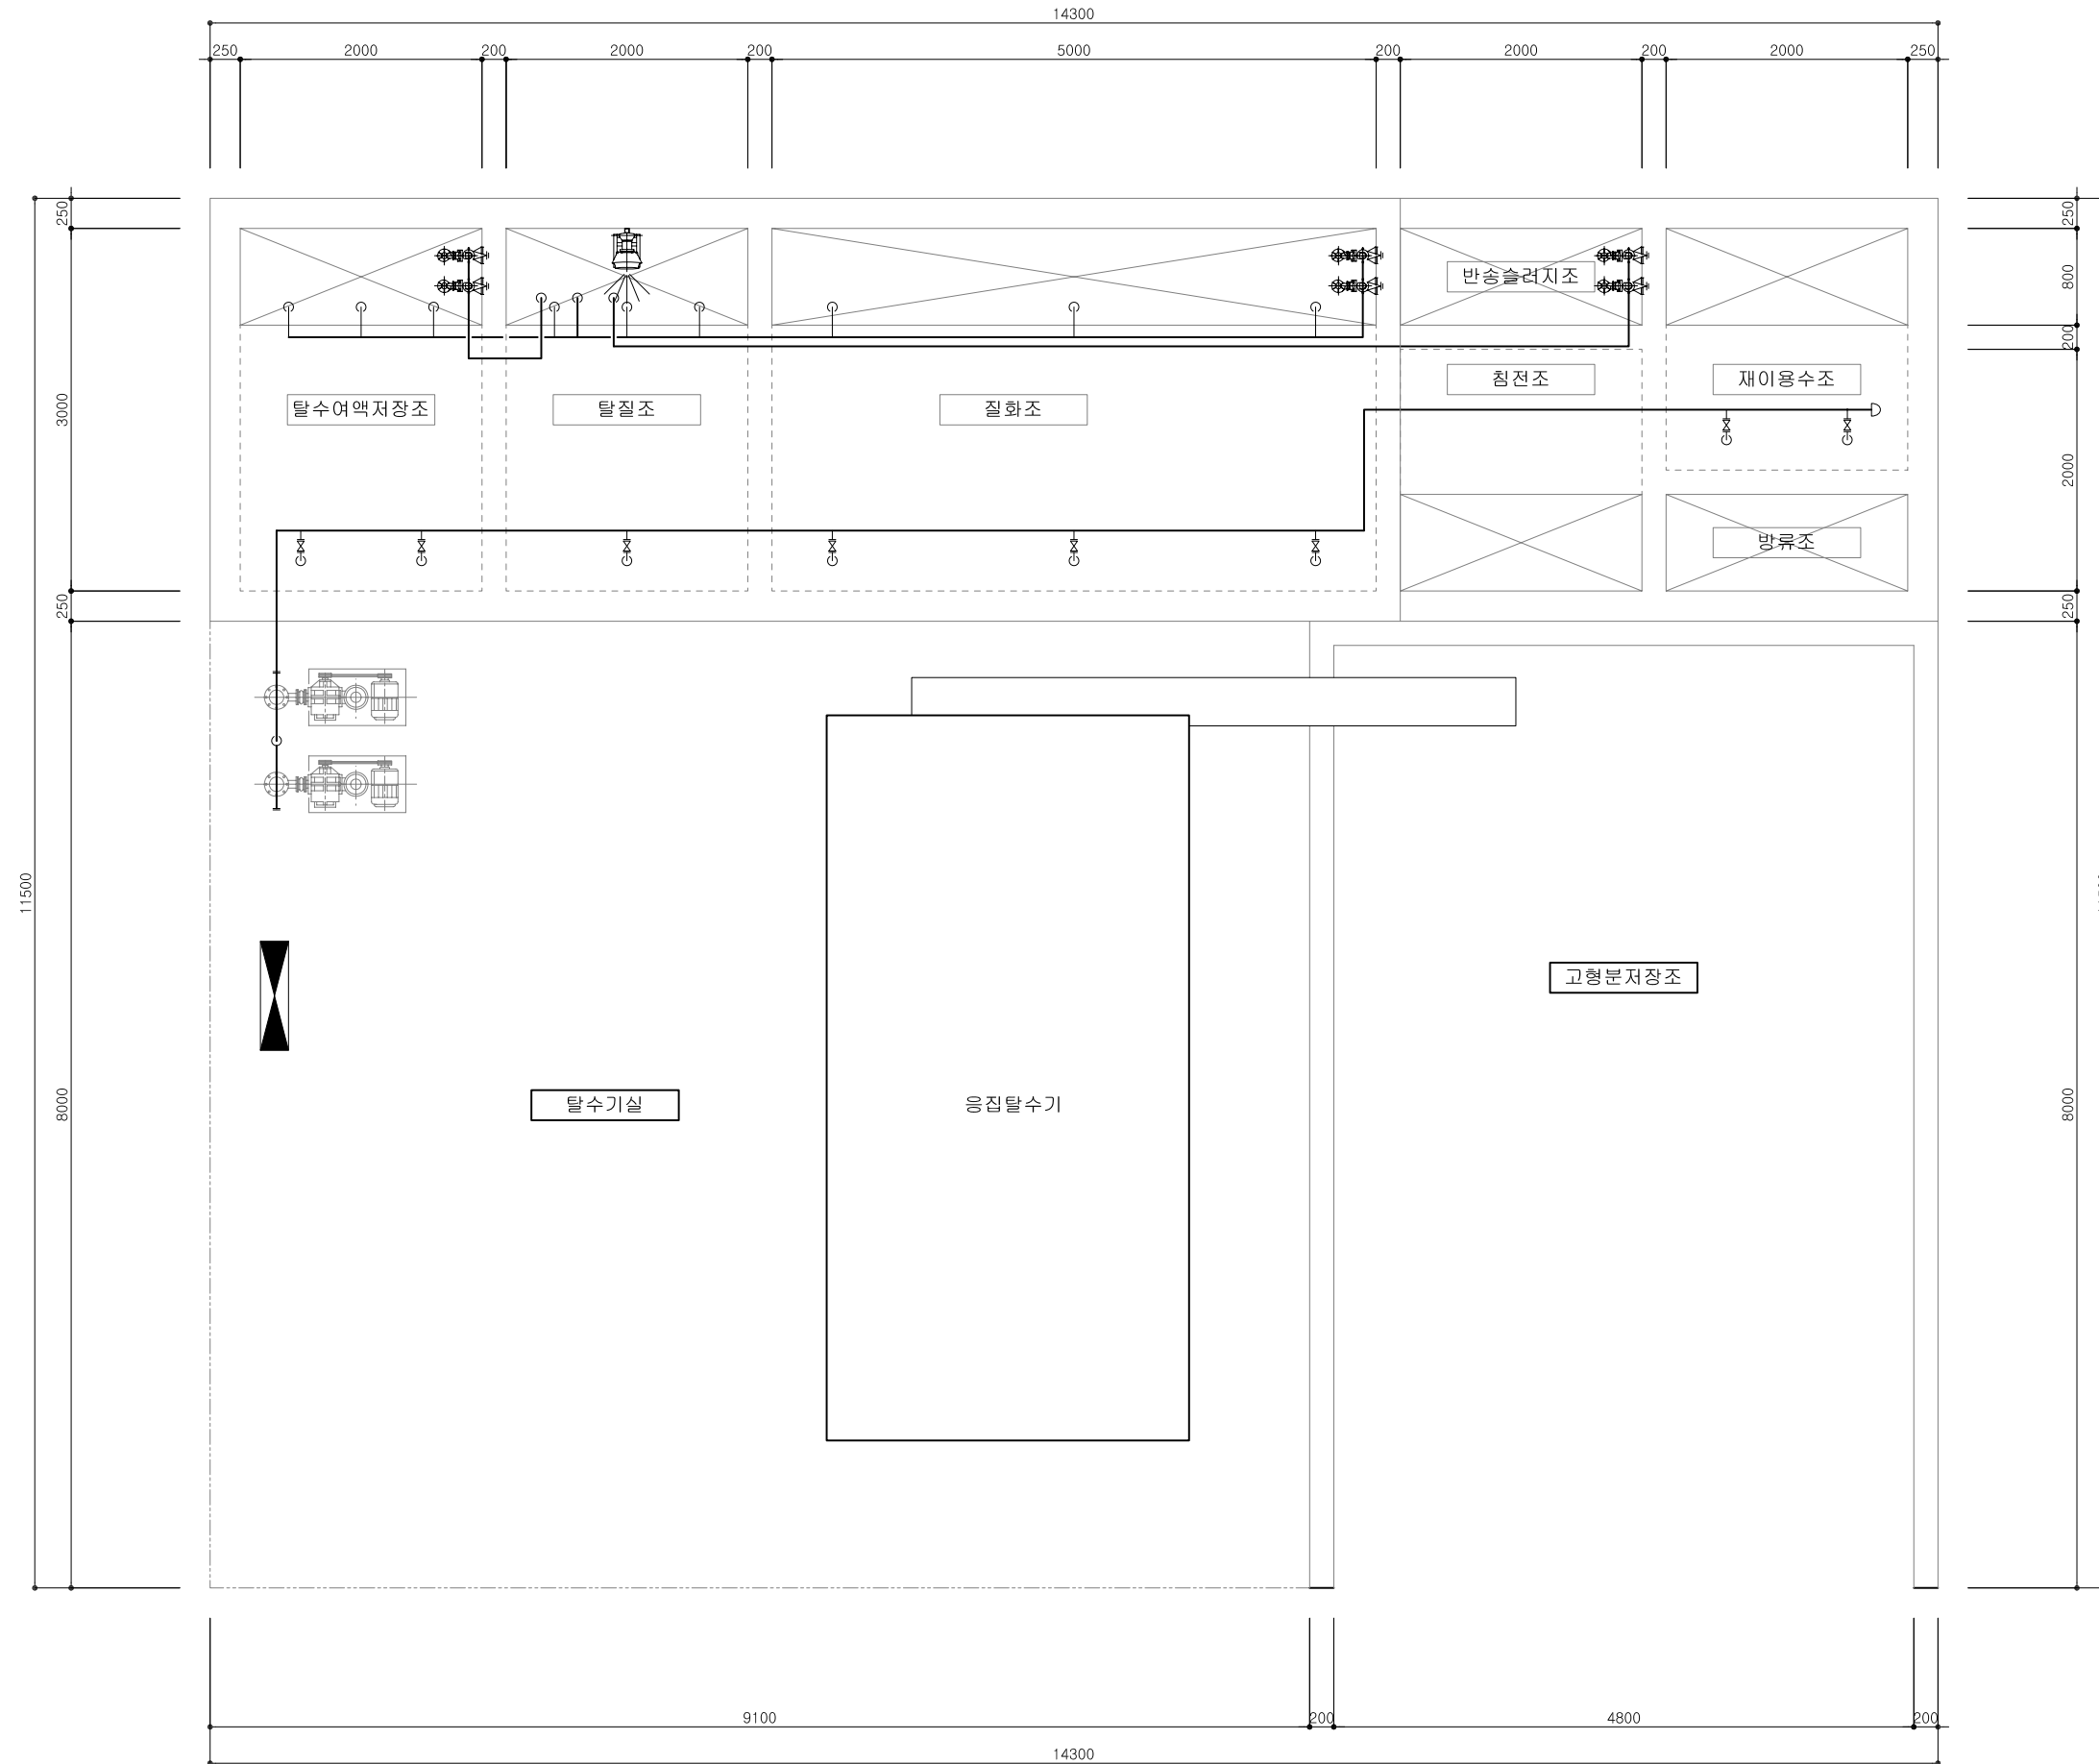


1 상부 배관 평면도
축척: 1/60

* 주 기 *

1. "본도면은 지하수위 GL -1,500으로
적용한 설계임."

환경부 수생태보전과-1062 (2008.8.13.)	가축분뇨 자원화시설 표준설계도	형 별 번 호	축 분 08 - 부록 (정 화처리시설)	축척 1/ 60 일자 2008. . .	도 면 명 칭	상부 배관 평면도	도 면 번 호	부-105
---------------------------------	-------------------------	------------	--------------------------	--------------------------	------------	-----------	------------	-------

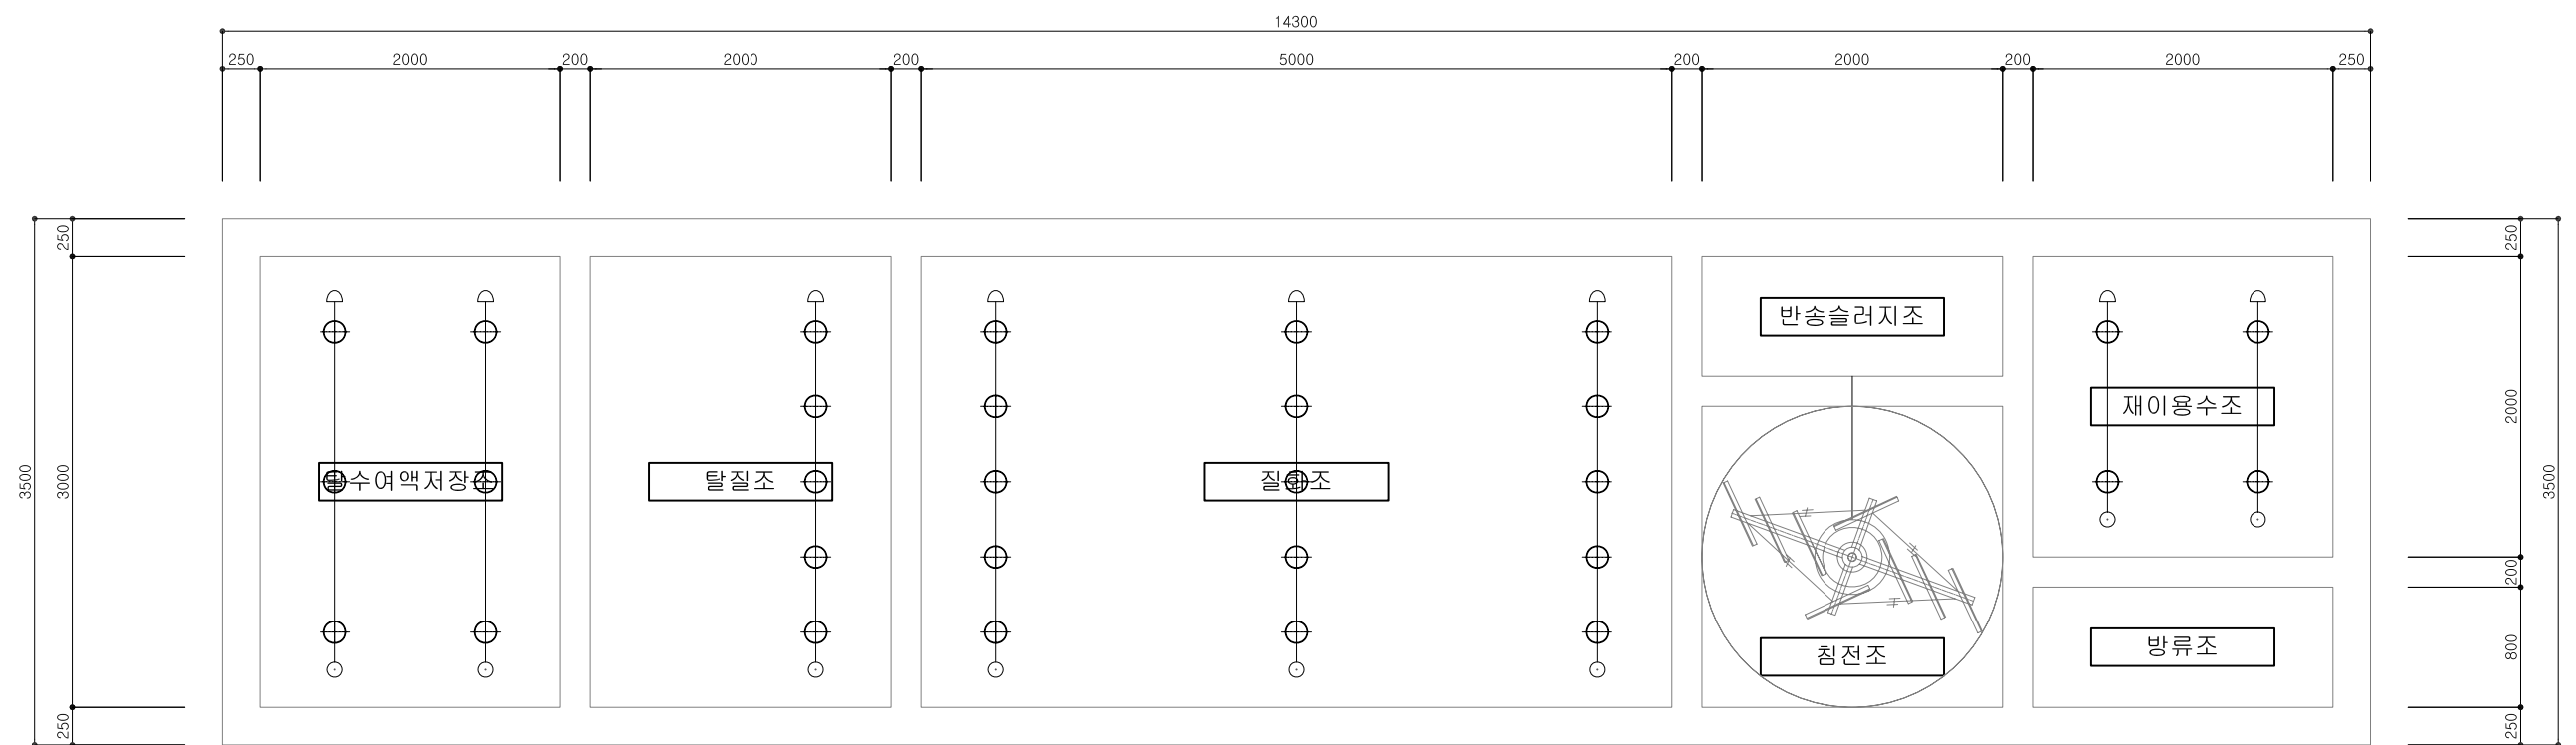


1 하부 배관 평면도
축척: 1/50

* 주 기 *

1. "본도면은 지하수위 GL -1,500으로
적용한 설계임."

환경부 수생태보전과-1062 (2008.8.13.)	가축분뇨 자원화시설 표준설계도	형 별 번 호	축 분 08 - 부록 (정 화처리시설)	축척 1/ 50 일자 2008. . .	도 면 명 칭	하부 배관 평면도	도 면 번 호	부-106
---------------------------------	------------------	------------	--------------------------	--------------------------	------------	-----------	------------	-------

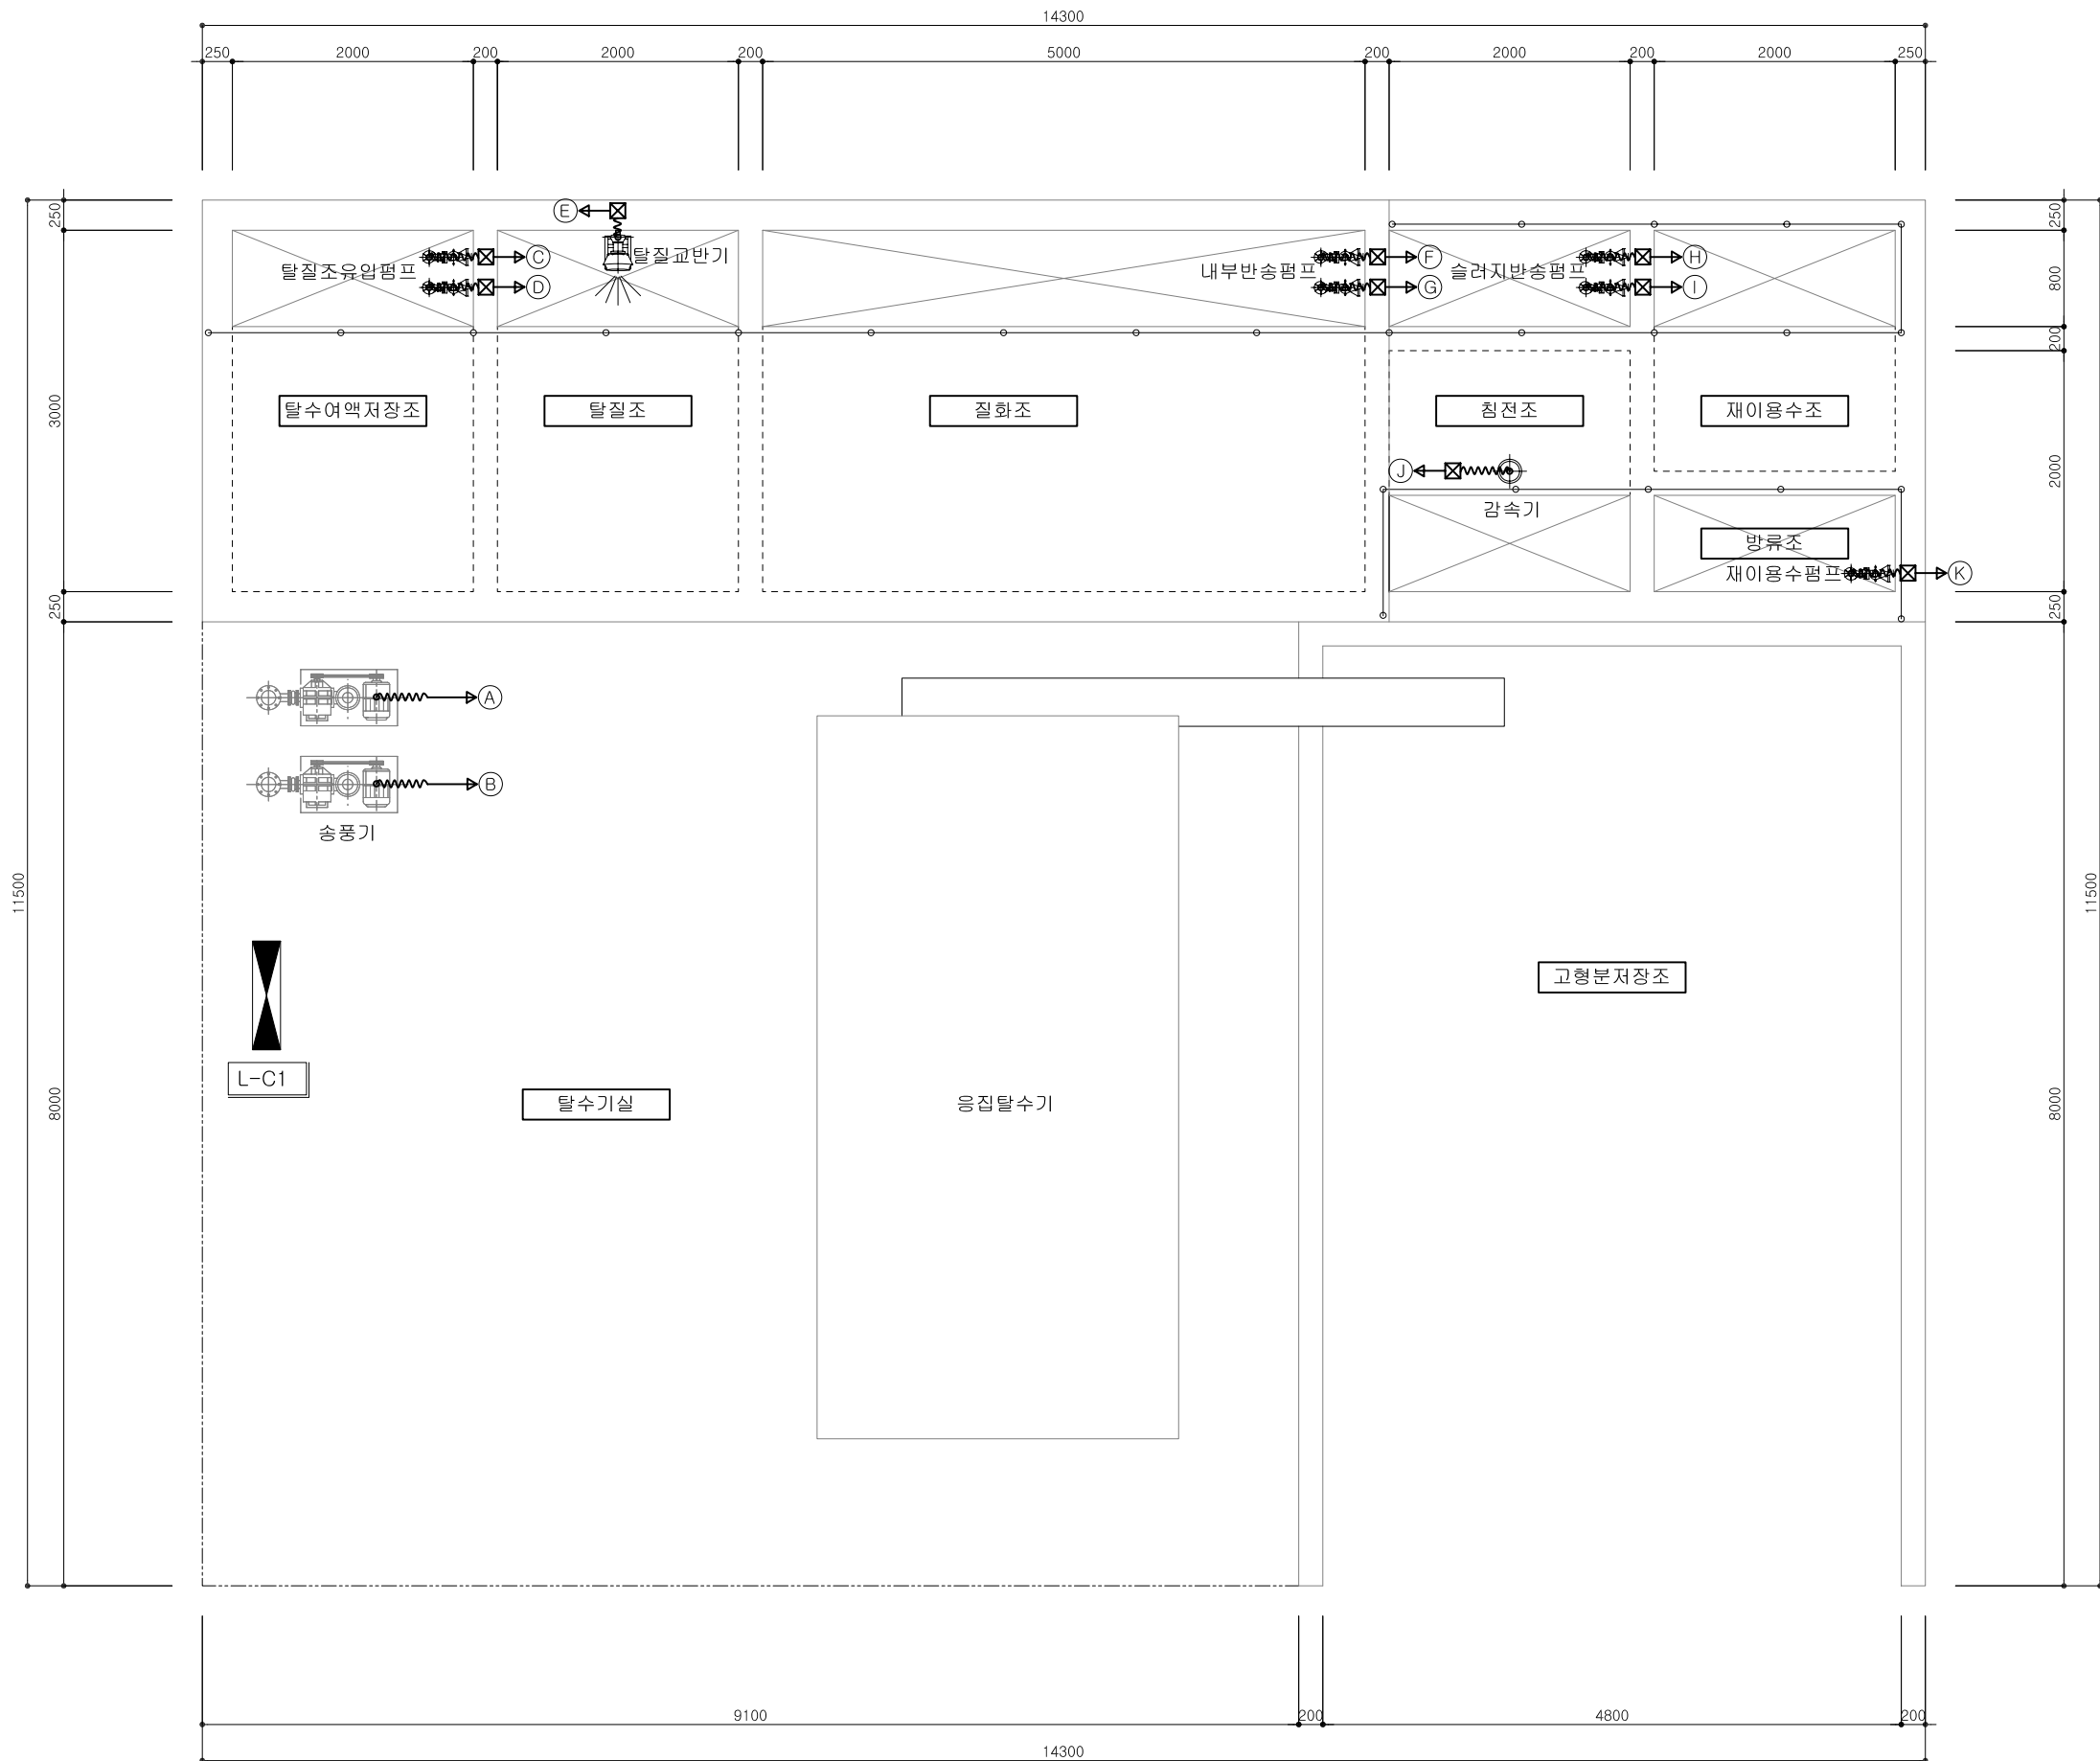

(A)(B) 송풍기 (3ø 3.7KW)
22C (HIV 4mm²x1Cx3, F-GV 4mm²)

(C)(D) 탈질조 유입펌프 (3ø 0.75KW)
22C (HIV 2.5mm²x1Cx3, F-GV 2.5mm²)

(E) 탈질 교반기 (3ø 1.5KW)
22C (HIV 4mm²x1Cx3, F-GV 4mm²)

(F)(G) 내부반송 전원용 (3ø 0.75KW)
22C (HIV 2.5mm²x1Cx3, F-GV 2.5mm²)

(H)(I) 슬러지반송펌프 (3ø 0.75KW)
22C (HIV 2.5mm²x1Cx3, F-GV 2.5mm²)

(J) 침전조 감속기 (3ø 0.75KW)
22C (HIV 2.5mm²x1Cx3, F-GV 2.5mm²)

(K) 재이용수펌프 (3ø 0.75KW)
22C (HIV 2.5mm²x1Cx3, F-GV 2.5mm²)

1 동력 및 전력간선설비 평면도
축척: 1/60